


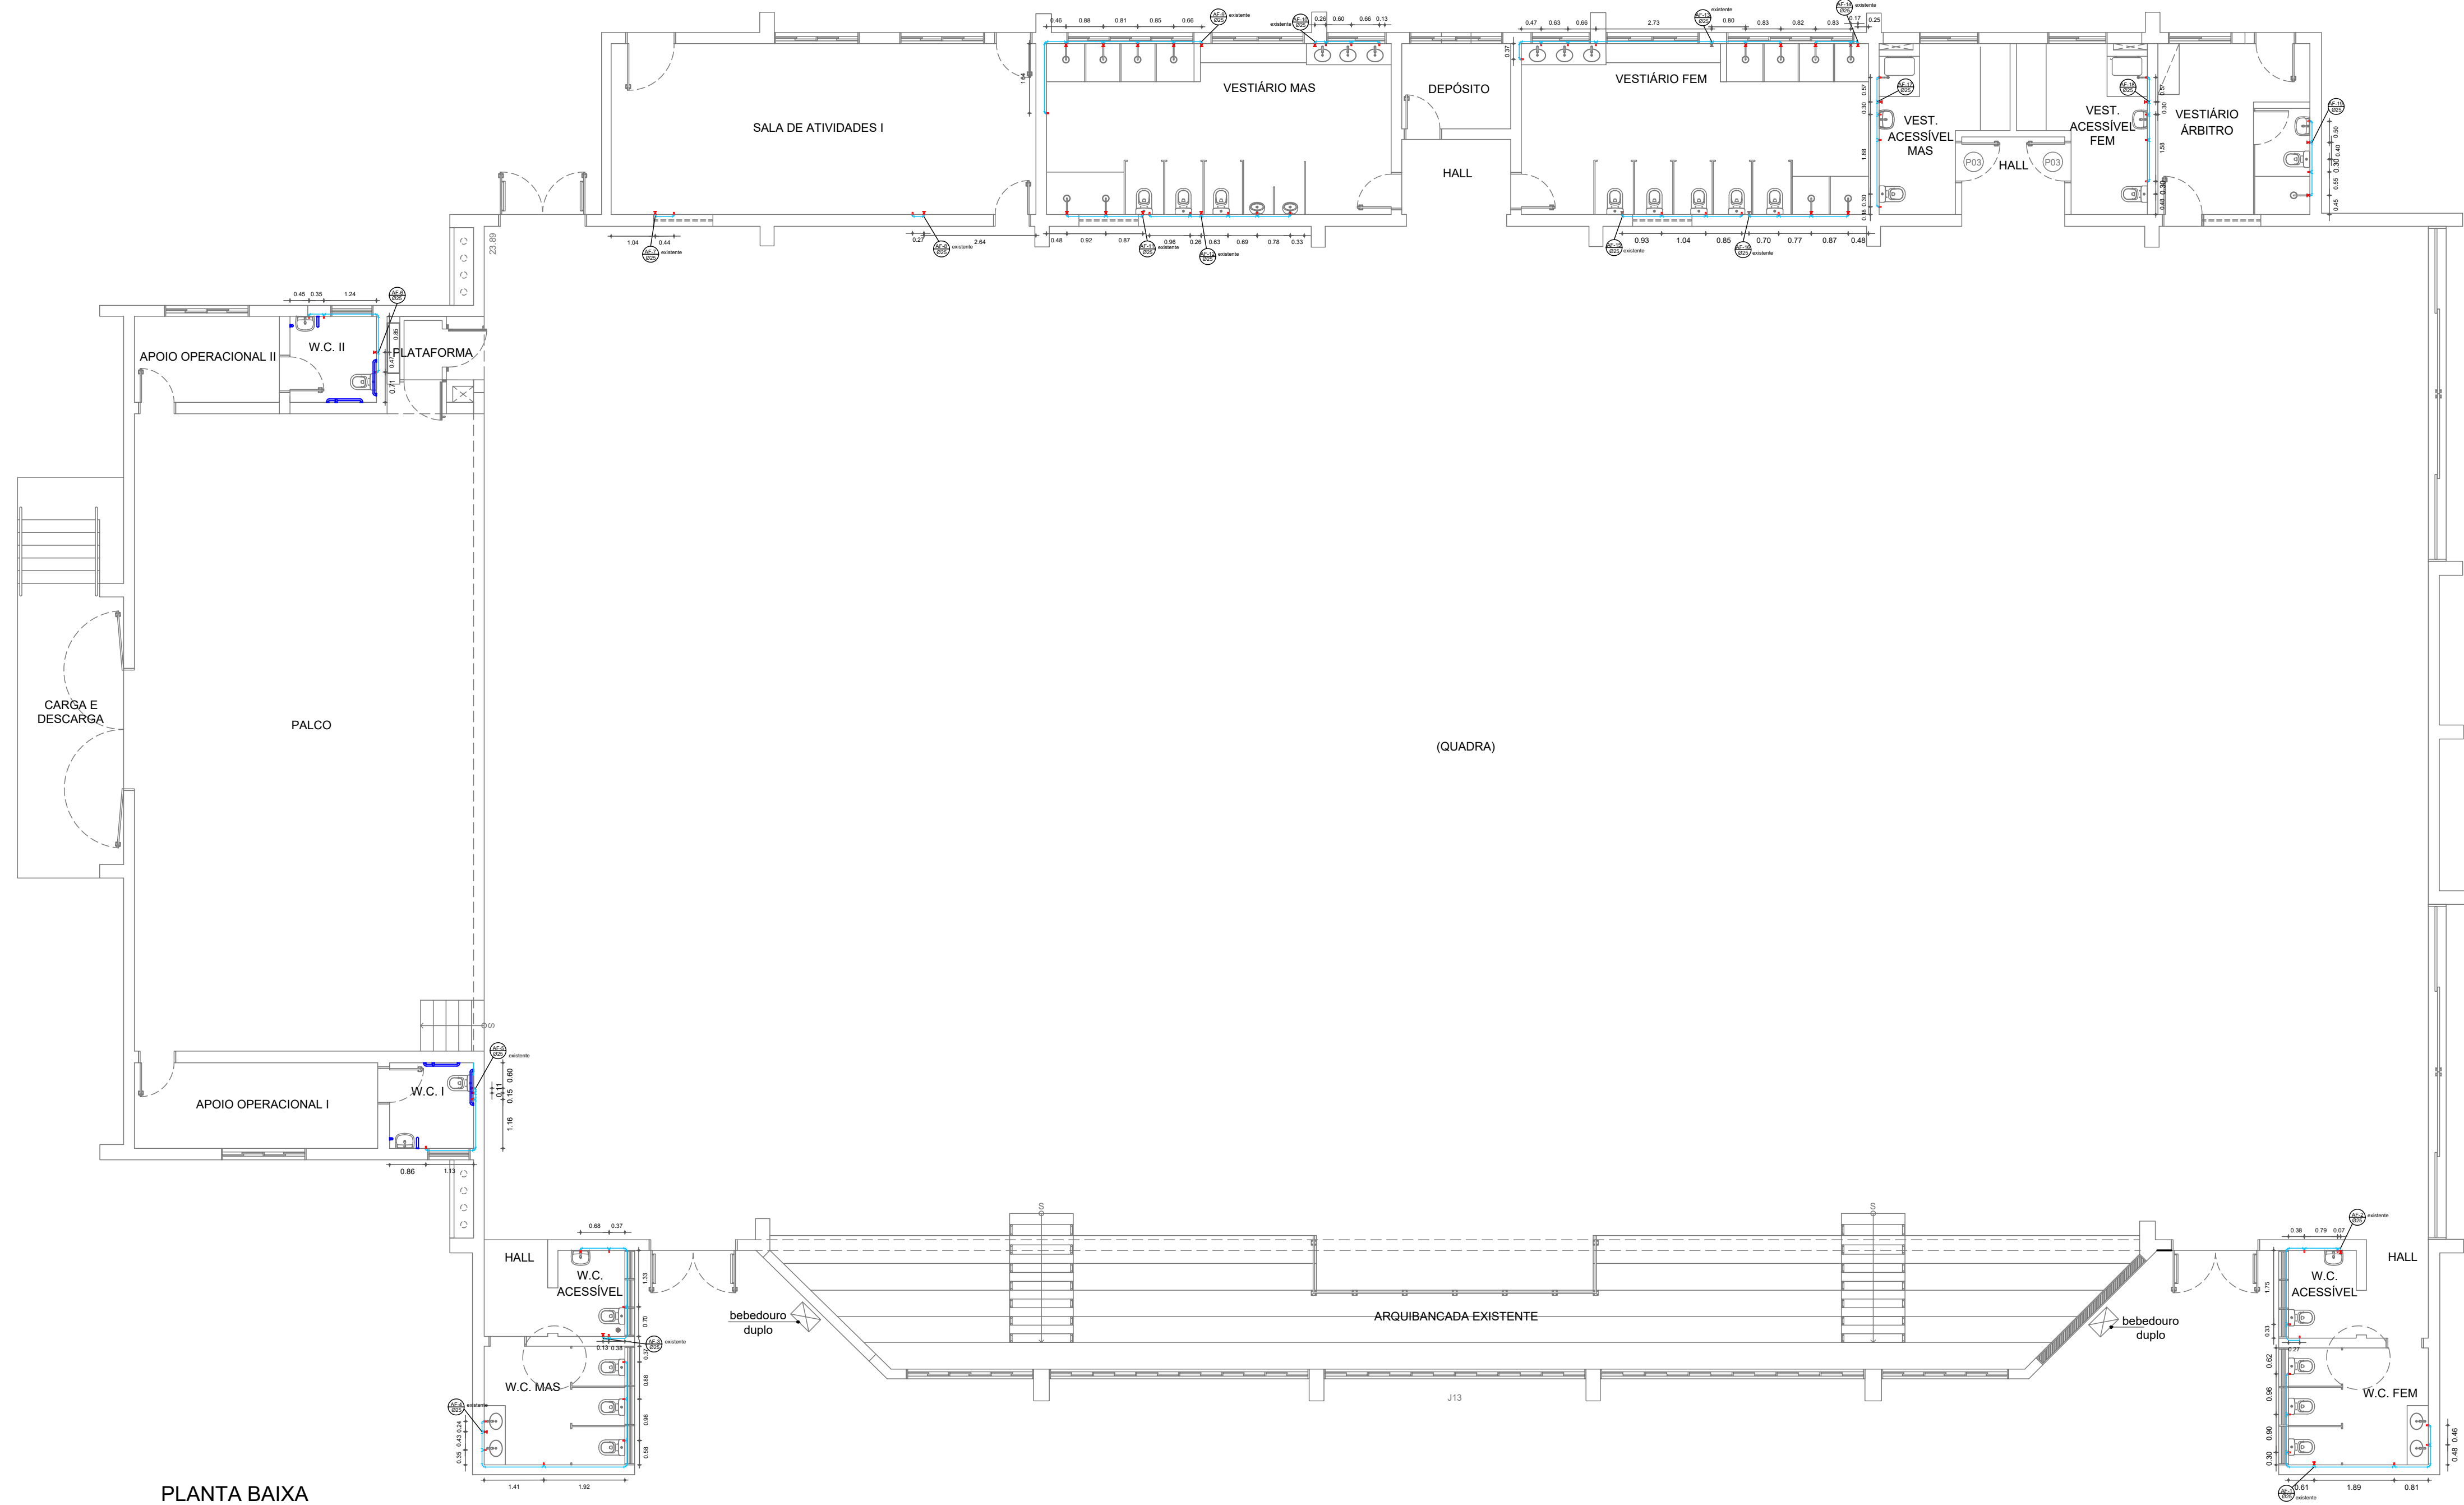

PLANTA BAIXA
ESC.: 1:75

LEGENDA	
	TUBULAÇÃO PVC ÁGUA FRIA
	PONTO DE ÁGUA FRIA Ø 3/4"
	PONTO DE REGISTRO - h = 1,20 E 1,80m
	RALO Ø 100mm
	RALO Ø 150mm
	JOELHO 90° PVC SOLDÁVEL
	TÊ 90° PVC SOLDÁVEL
	JOELHO 45° PVC SOLDÁVEL
	COLUNA DE ÁGUA FRIA

- NOTA:
- NÃO FOI PREVISTO A INSTALAÇÃO DE LAVATÓRIO E/OU BEBEDOURO NA SALA DE ATIVIDADE.
 - NO PROJETO BÁSICO ORIGINAL CONSTA A INSTALAÇÃO DE BACIA SANITÁRIA COM CAIXA ACOPLADA, RECOMENDAMOS A VERIFICAÇÃO POR PARTE DA FEMAS SE IRÁ MANTER ESSA MESMA ESPECIFICAÇÃO.

andrade.atoengenharia@gmail.com

Fundação Educacional do Município de Assis

ASSUNTO ADEQUAÇÃO DE HIDRÁULICA DE EDIFICAÇÃO EXISTENTE	ARQUIVO 190/2026
UNIDADE ARENA MULTIUSO	PRANCHA HD-AF 01/03
LOCAL AV. GETÚLIO VARGAS, Nº. 1200 - VILA NOVA SANTANA - ASSIS/SP	ESCALA 1:100
PRANCHA(S) ÁGUA FRIA - TÉRREO	REVISÃO 01
ENG° CIVIL RESPONSÁVEL DORA DA SILVA DE ANDRADE BARBOSA - CREA 0601073954	DATA 15/01/2026
	DESENHO PEDRO H. B. ROSSETO